

PLAN ZAGOSPODAROWANIA TERENU  
- PRZYŁĄCZA DESZCZOWE WRAZ Z  
WEWNĘTRZNĄ INST. KAN. DESZCZOWEJ  
SKALA 1:500

Województwo: pomorskie  
Powiat: człuchowski  
Jednostka ewidencyjna: [220301\_1]  
Obręb ewidencyjny: [0002] 64

Mapa sytuacyjno-wysokościowa  
do celów projektowych  
Skala 1:500

Gmina: Człuchów-miasto

Obręb: 64

Działka: 15/10, 15/11, 15/5 i inne

arkusz mapy: 6.205.15.14.1.1; 14.1.2; 09.3.4;  
układ współrzędnych geodezyjnych: 2000/18  
układ wysokościowy: PL-EVRF2007-NH

Mapa aktualna na dzień: 16.01.2024r

Nr zlecenia: 370/2023 Id. zgl.: GKIK.6640.1749.2023

Granice nieruchomości działki nr 15/10, 15/11, 15/3 i inne  
zostały przyjęte z Ewidencji Gruntów i Budynków.


Nie dokonano ustalenia przebiegu granic nieruchomości.  
Mapa została wykonana bez ustalenia obciążeń  
skuteknościami gruntowymi.

Nie wyklucza się istnienia w terenie urządzeń podziemnych  
dla których brak było informacji branżowych i nie zostały  
odnotowane w czasie inwentaryzacji geodezyjnej.

**GEOCENTR Spółka z o.o. w Człuchowie**

77-300 Człuchów, ul. Batorego 2a  
tel. 59 834 32 13, kom. 605 099 054  
e-mail: poczta@geocentr.pl www.geocentr.pl

Wykonawca:

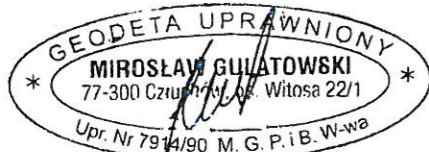

**GEOCENTR Sp. z o.o.**

77-300 Człuchów, ul. Batorego 2A  
NIP 843-10-88-133 REGON 001344948

Oświadczam, że uzyskano pozytywny wynik weryfikacji prac geodezyjnych  
zarejestrowanych w PODGIK w Człuchowie pod numerem ID.GKIK.6640.1749.2023,  
co potwierdza Protokół nr 207/2024 z dnia 13.07.2024r.

Geocentr Sp. z o.o.

Kierownik prac geodezyjnych: Mirosław Gulatowski, upr. Nr 7914/90


Jestem świadomy odpowiedzialności karnej za złożenie fałszywego oświadczenia.

Zakład Projektowania i Nadzoru **Aleksander Kusek**  
Os. Wązów 77-300 Człuchów

Temat: Przyłącza deszczowe wraz z wewnętrzną inst. kanalizacji  
deszczowej ul. Sobieskiego, działka nr 39, 77-300 Człuchów

Investor:  
Powiat Człuchowski  
ul. Wojska Polskiego 1, 77-300 Człuchów

Projektant:  
Aleksander Kusek upr. AN-8346/163/85

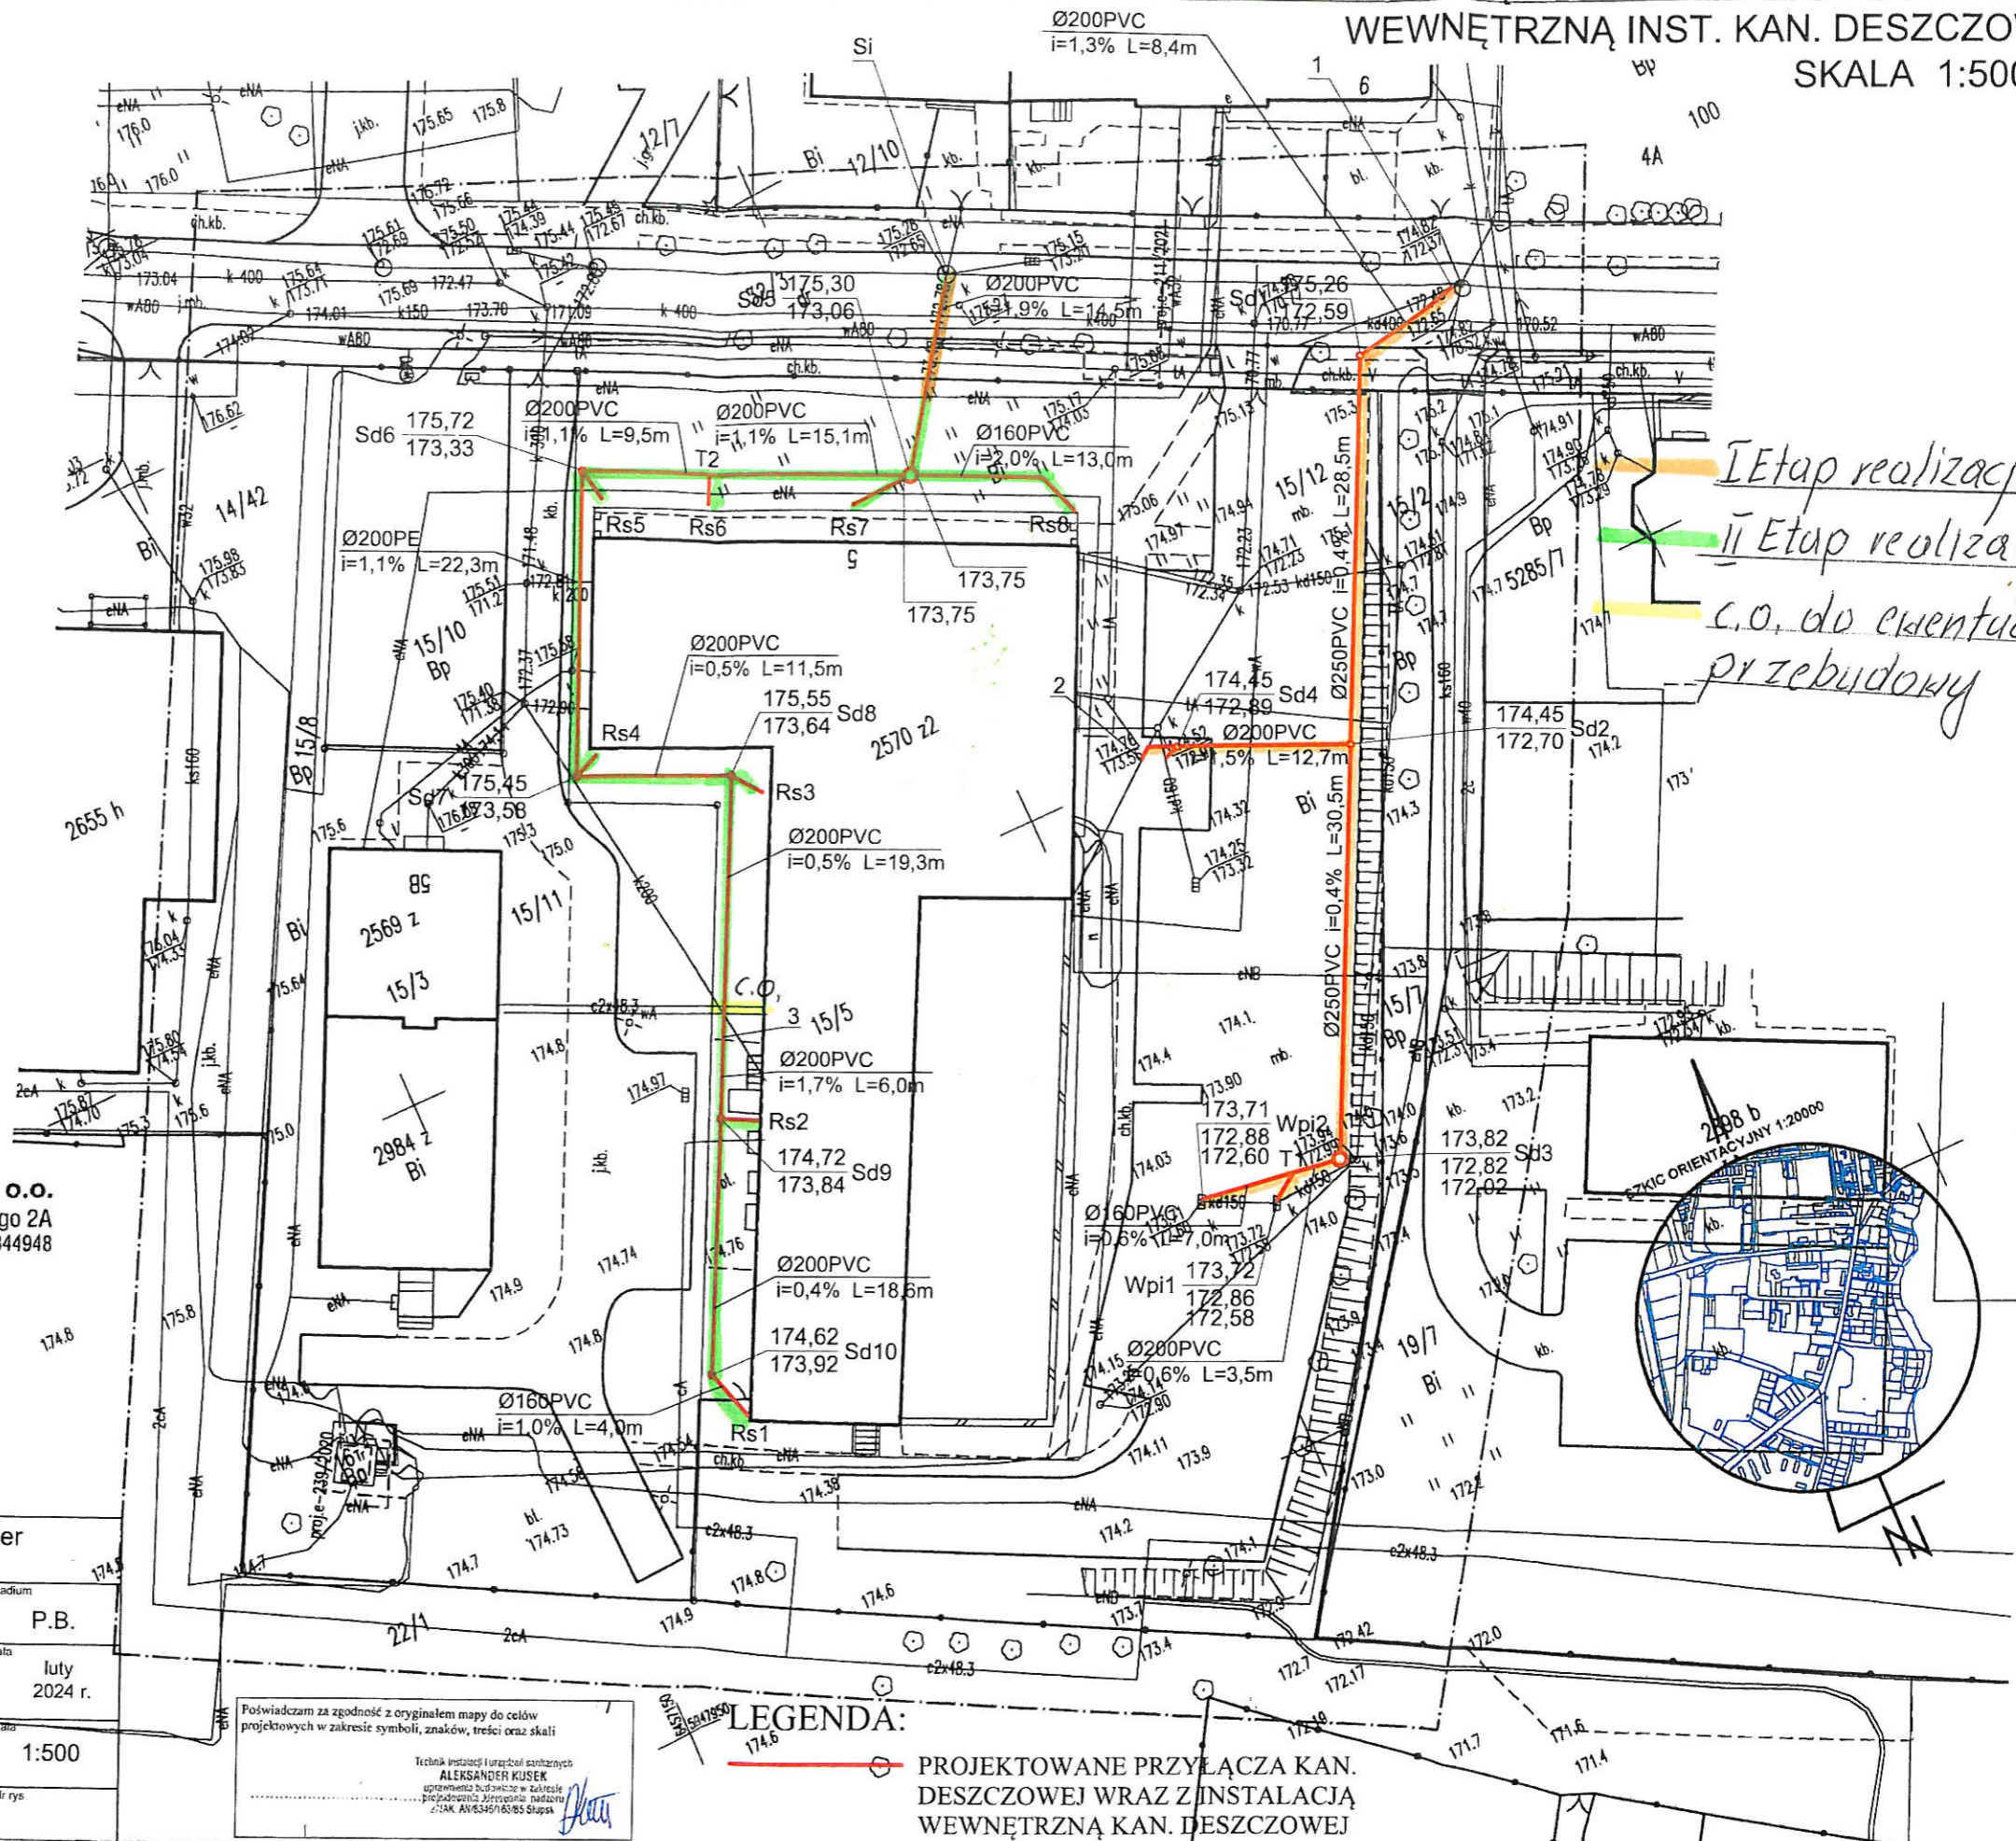

*I Etap realizacji*  
*II Etap realizacji*  
*c.o. do ewentualnej*  
*przebudowy*

POŚWIADCZAM ZA ZGODNOŚĆ Z ORYGINAŁEM MAPY DO CELÓW  
PROJEKTOWYCH W ZAKRESIE SYMBOLI, ZNAKÓW, TREŚCI ORAZ SKALI

Technik Instalacji Turystyki Sanitarnej  
**Aleksander Kusek**  
uprawnienia Sądowe w zakresie  
projektowania i nadzoru nadzoru  
77AK AN8346/163/85 Słupsk

**LEGENDA:**  
○ PROJEKTOWANE PRZYŁĄCZA KAN.  
DESZCZOWEJ WRAZ Z INSTALACJĄ  
WEWNĘTRZNĄ KAN. DESZCZOWEJ

Stadium: P.B.  
Data: luty 2024 r.  
Skala: 1:500  
Nr rys: 3